


PARTER

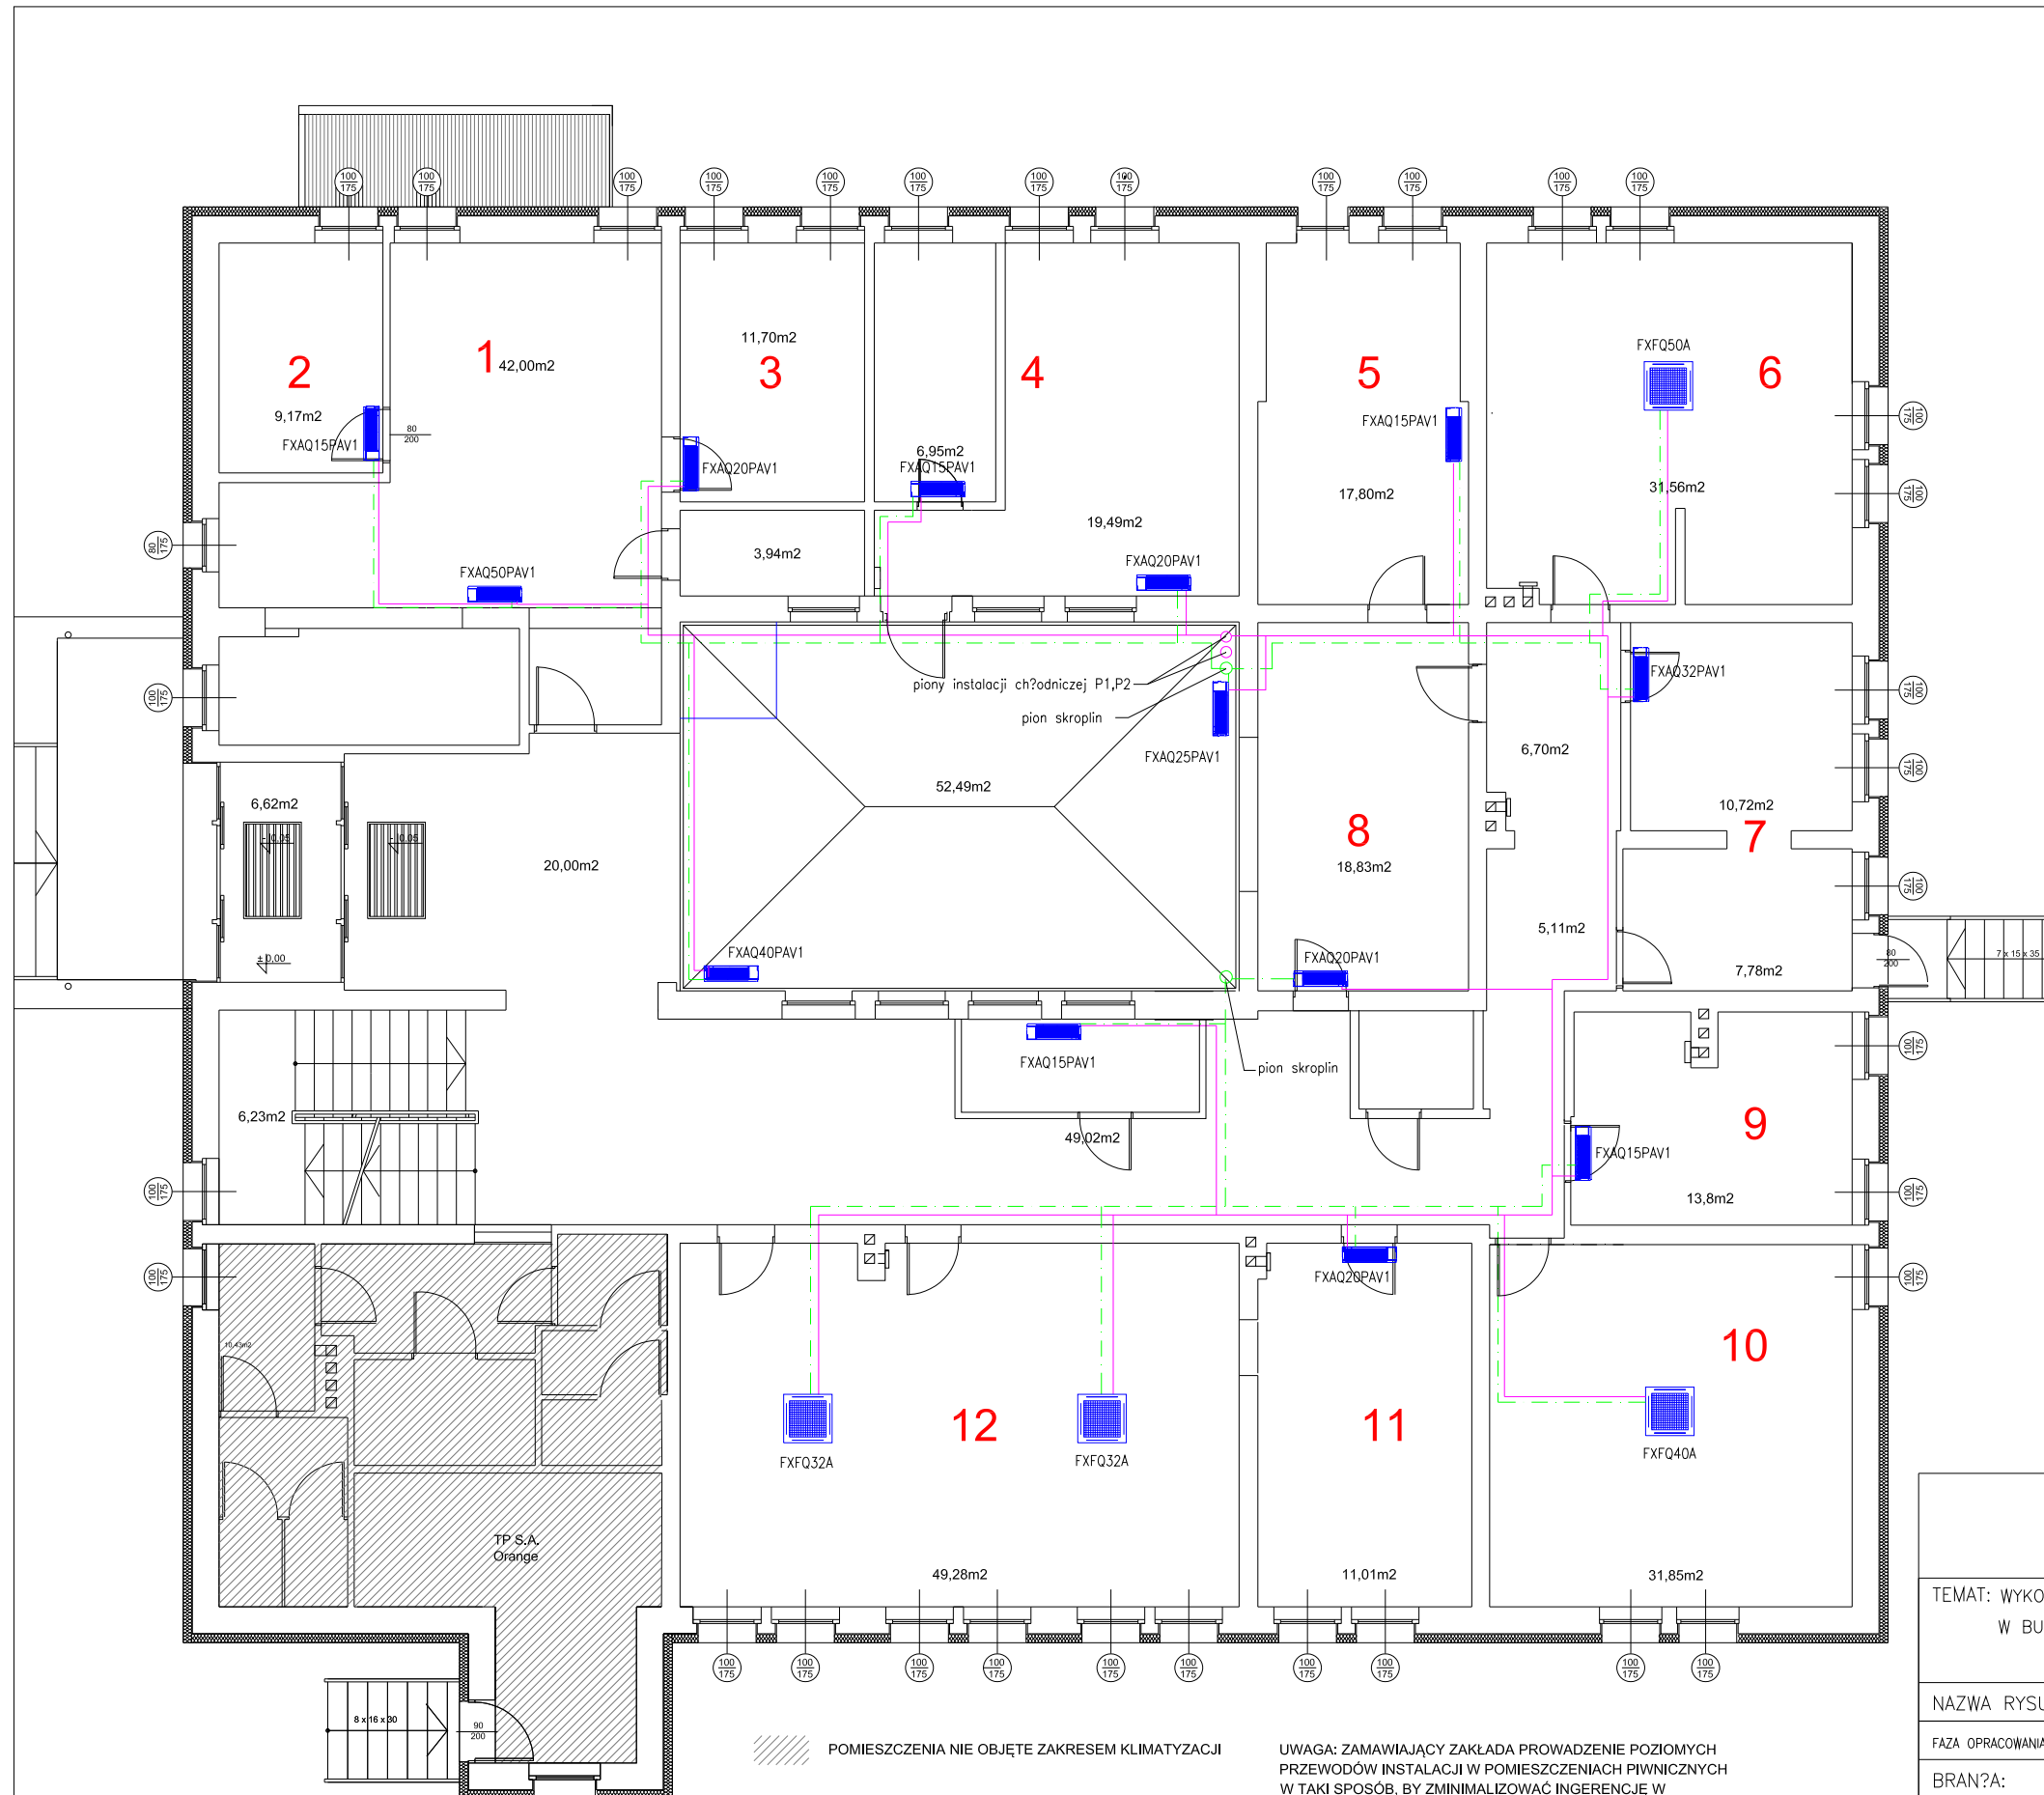

- OZNACZENIA**
- instalacja freonowa
 - instalacja skroplin
 - FXAQ15P jednostka klimatyzacyjna ścienna
 - FXFQ32A jednostka klimatyzacyjna kasetowa z nawiewem obwodowym
 - 1 numeracja pomieszczeń
 - pion instalacji chłodniczej
 - pion skroplin

Air Engineering Sp. z o.o. ul. Krakowska 50 32-083 Balice tel. +48 12 630 47 20			
TEMAT: WYKONANIE SYSTEMU KLIMATYZACJI POMIESZCZE? W BUDYNKU URZĘDU GMINY SUSZEC		INWESTOR: URZĘD GMINY SUSZEC 43-267 Suszec ul. Lipowa 1	
NAZWA RYSUNKU: RZUT PARTERU		RYS. NR: S2	
Faza opracowania: PROJ. BUDOWLANO – WYKONAWCZY		DATA: 14.05.2013	SKALA: 1:100
BRANŻA: KLIMATYZACJA			
OPRACOWA?: mgr inż. Rafał Żydko PROJEKTOWA?: mgr inż. Ireneusz Janecki 413/02			