



- Uwaga:
W zakres projektu wchodzi:
- montaż na zewnątrz obiektu nowego złącza z pomiarem energii elektrycznej dla celów zasilania hydroforu do celów p.poż. i tablicy TB-3 w piwnicy obiektu,
 - montaż na zewnątrz obiektu, za nowym pomiarem energii elektrycznej, zabezpieczenia obwodu zasilania hydroforu do celów p.poż. oraz wyłącznika p.poż do wyłącznika zasilania tablicy TB-3,
 - montaż nowej tablicy bezpiecznikowej TB-3 wraz z zabezpieczeniami,
 - przepięcie istniejących obwodów z likwidowanej tablicy TB-3 do nowej tablicy TB-3,
 - likwidację zasilania tablicy TB-3,
 - likwidację zasilania oraz tablicy TK,
 - wykonania zasilania gniazd wtyczkowych, dedykowanych do zasilani kotłów gazowych (zasilania gniazd z tablic bezpiecznikowych zlokalizowanych w pomieszczeniach dla których kocioł jest przeznaczony),
 - wykonania zasilania gniazd wtyczkowych, dedykowanych do zasilani pomp pływakowych,
 - zmiana sposobu zasilania oświetlenia i gniazd wtyczkowych w pomieszczeniu piwnicznym, użytkowanym przez NZOZ Remedium.

Przed przystąpieniem do realizacji projektu należy wystąpić do zakładu energetycznego o warunki przyłączenia dla nowego układu pomiarowego dla potrzeb zasilania hydroforu do celów p.poż. i zasilania tablicy TB-3.

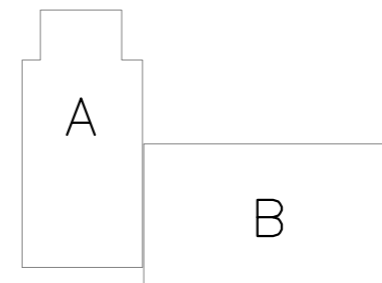

LEGENDA	
	Oprawa natynkowa, ze źródłem światła LED, IP66, 230V, 4000K, 25W, 4000 lm, Ra>80, klasz przetoczysty, wym: 136x129x1287mm (wys. x szer. x dl.)
	Gniazdo wtyczkowe 1-fazowe, pojedyncze, 16A:250V:AC, bryzgoszczelne IP44, n/t
	Gniazdo wtyczkowe 1-fazowe, podwójne (dwa gniazda pojedyncze), 16A:250V:AC, bryzgoszczelne IP44, n/t
	Łącznik klawiszowy, 1-biegunowy, n/t, bryzgoszczelny IP44, 10A:250V:AC

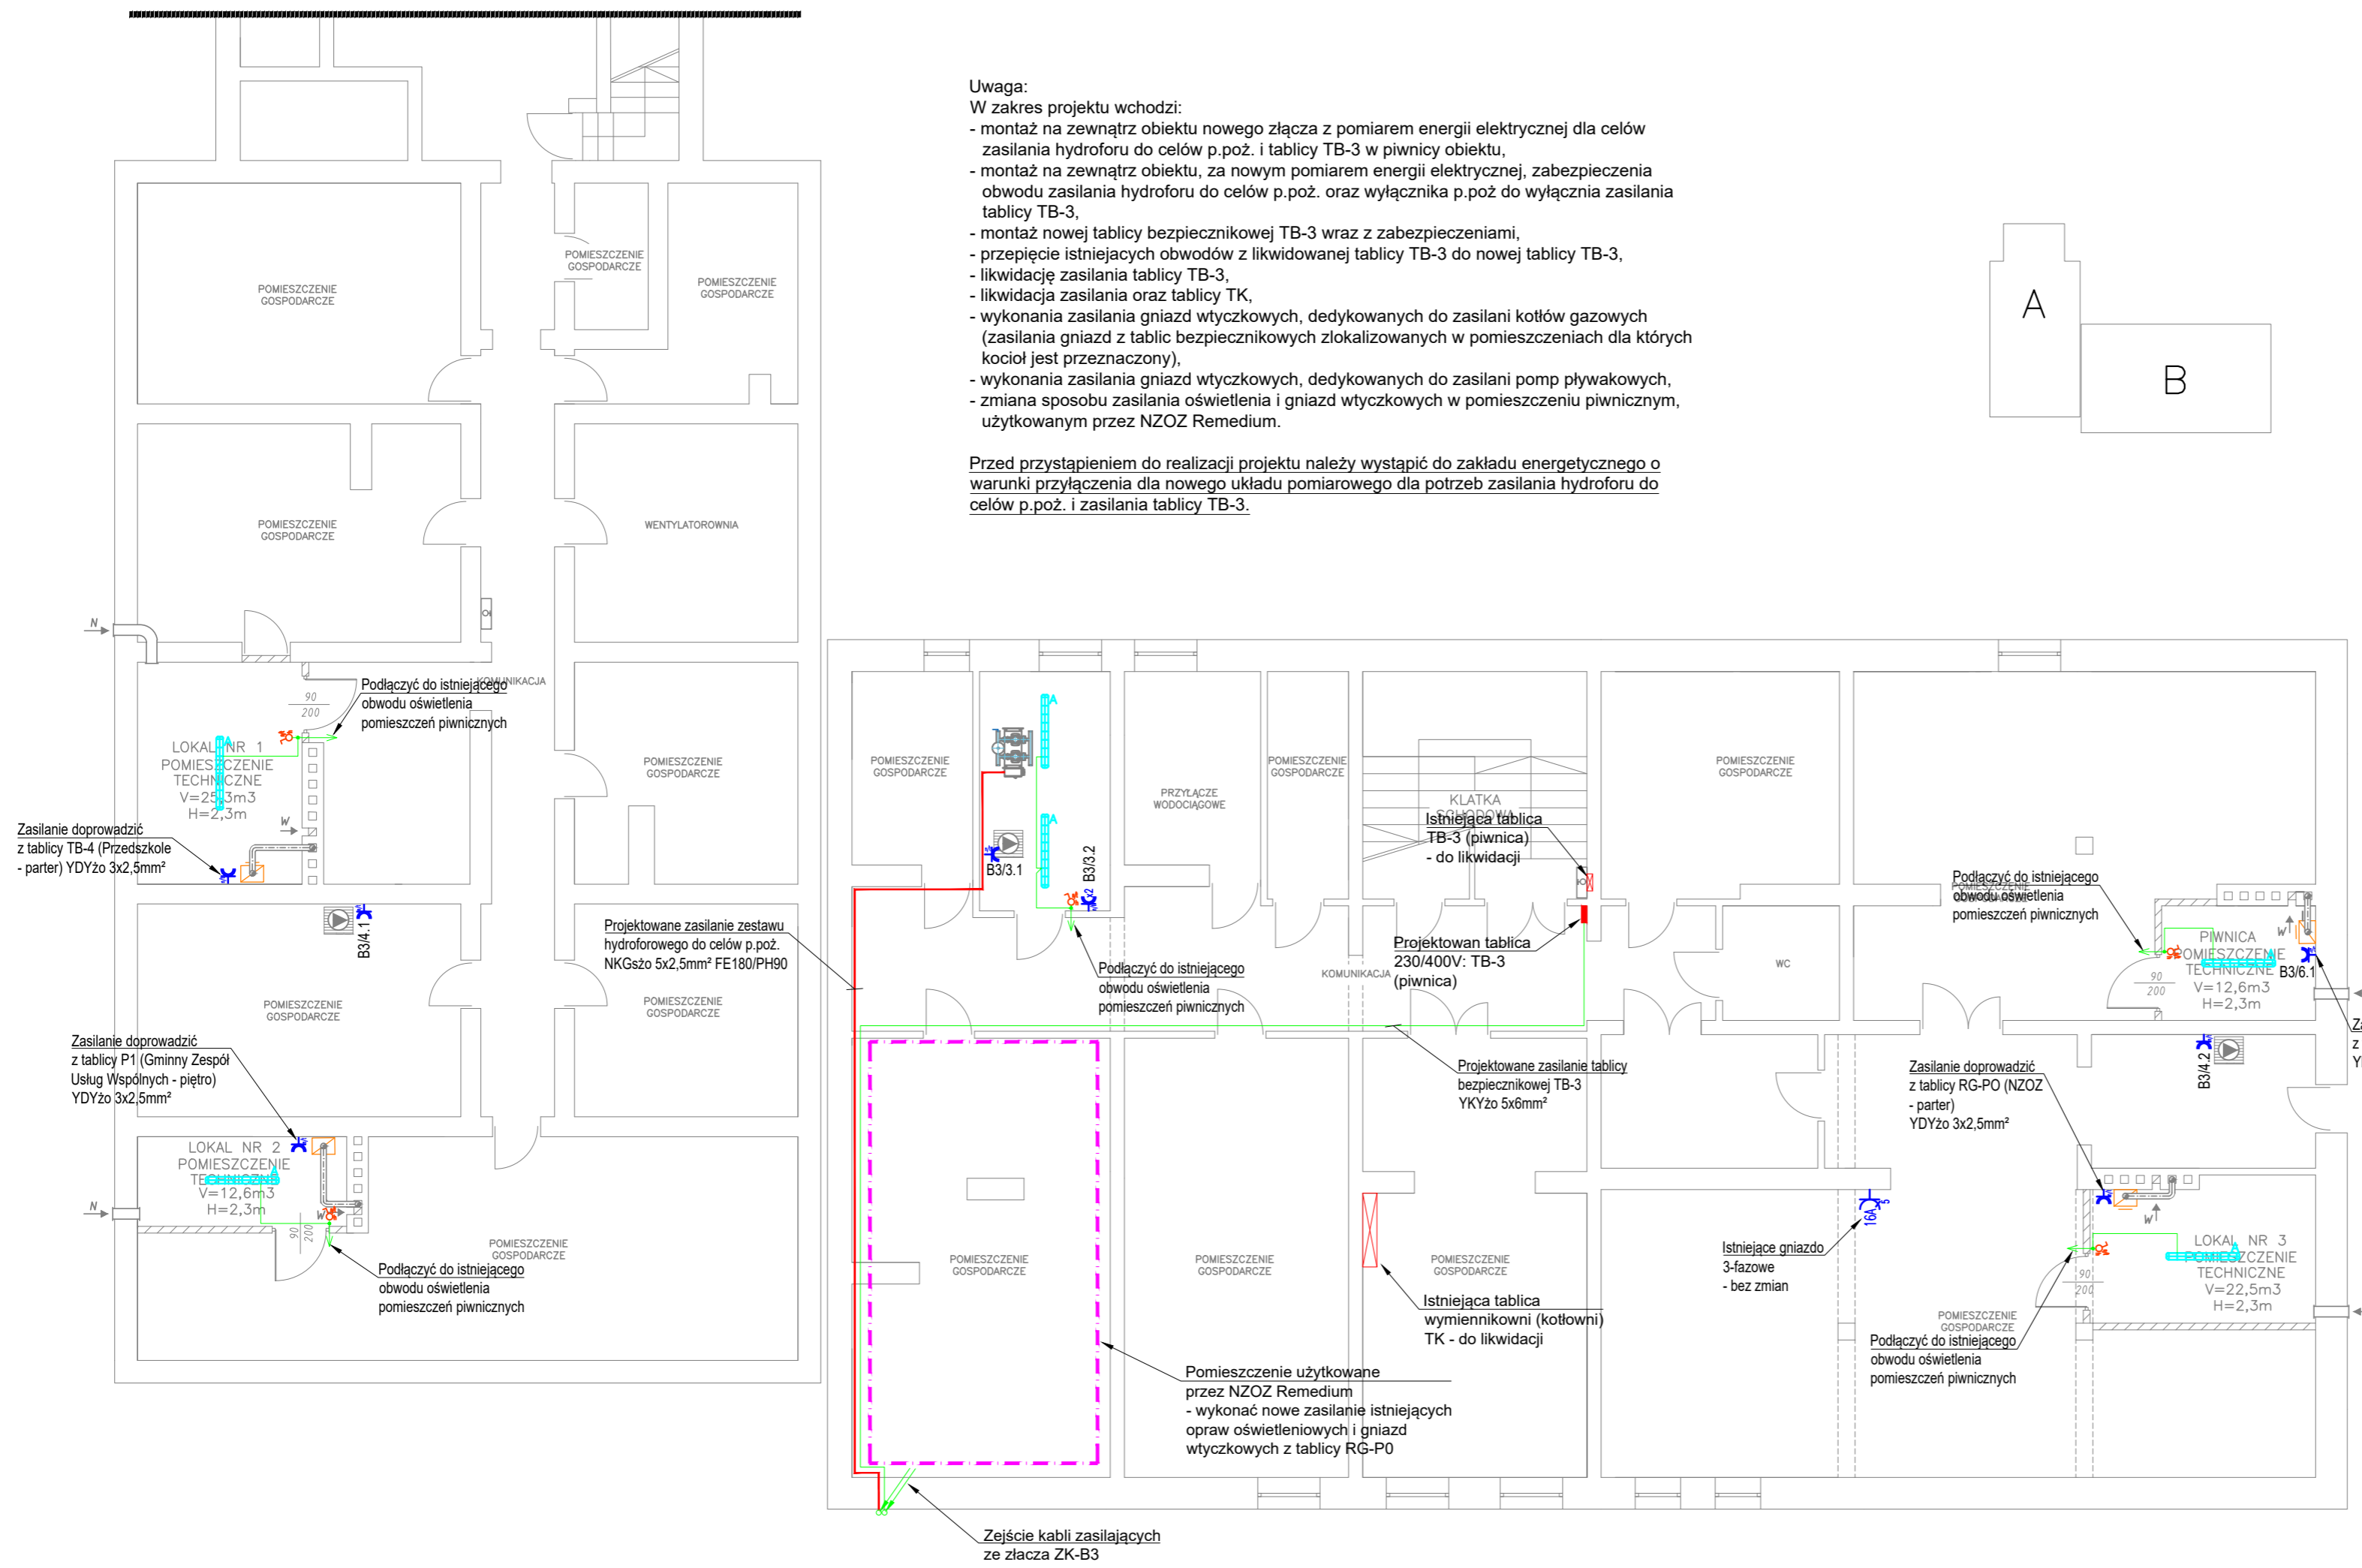

		44-200 Rybnik, ul. Jankowicka 23/25 tel. 32/ 755-94-72, fax. 32/ 423-86-60 www.energosystemrybnik.pl, biuro@energosystemrybnik.pl		
TYTUŁ RYSUNKU:		Rzut piwnicy. Instalacje elektryczne.		
TYTUŁ OPRAWOWANIA:		PBW wewnętrznej instalacji elektrycznej.		
NAZWA I ADRES OBIEKTU:		Gminny Ośrodek Zdrowia, ul. Wyzwolenia 2, 43-267 Suszecz		
INWESTOR:		Gmina Suszecz, ul. Lipowa 1, 43-267 Suszecz		
FUNKCJA	IMIĘ I NAZWISKO	NR UPR.	PODPIS	DATA: 08.2019
PROJEKTOWAŁ	mgr inż. Błażej Miguła	SLK/2264/ POOE/08		SKALA: 1:100
				NR RYS.: E-01