

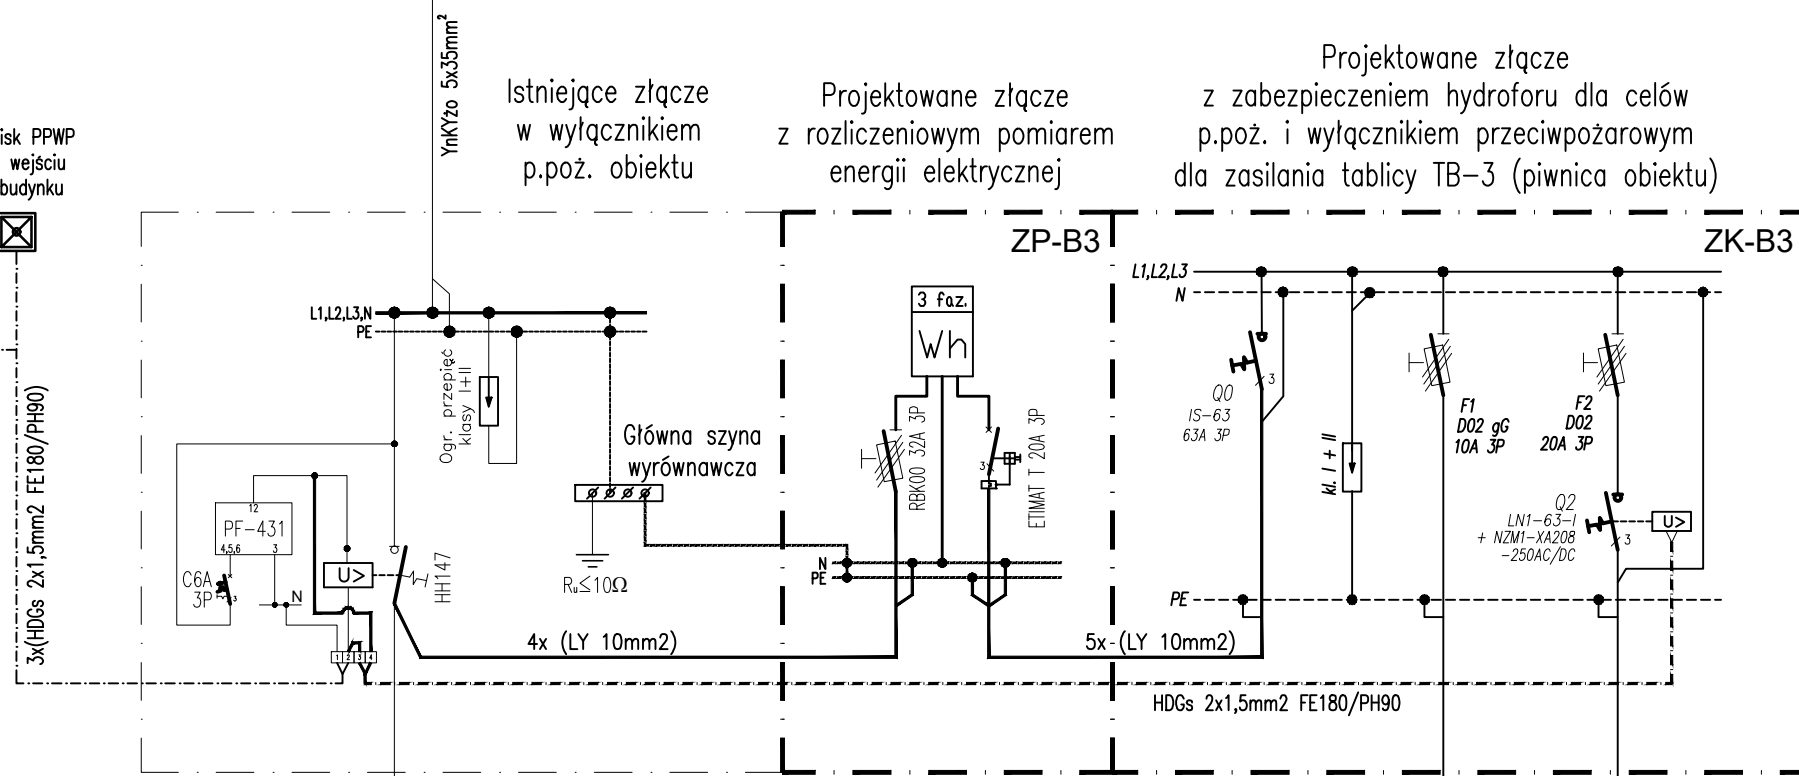
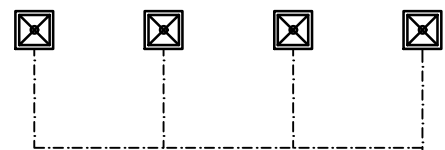
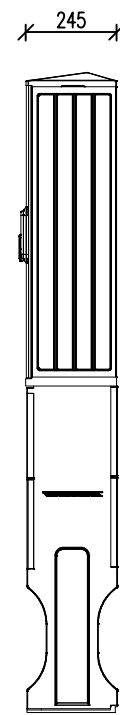


Przycisk PPWP przy wejściu do budynku
Przycisk PPWP przy wejściu do budynku
Przycisk PPWP przy wejściu do budynku
Przycisk PPWP przy wejściu do budynku

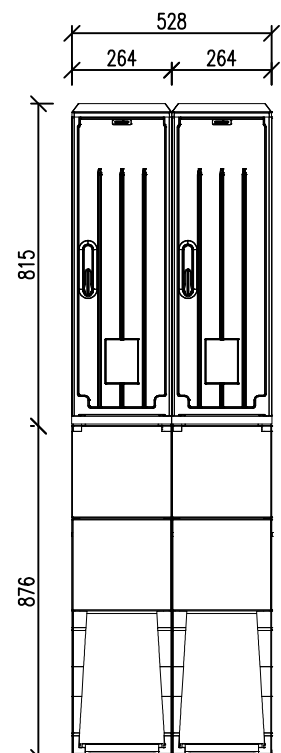

Projektowane złącze z rozliczeniowym pomiarem energii elektrycznej oraz wyłącznikiem p.poż. i zabezpieczeniami

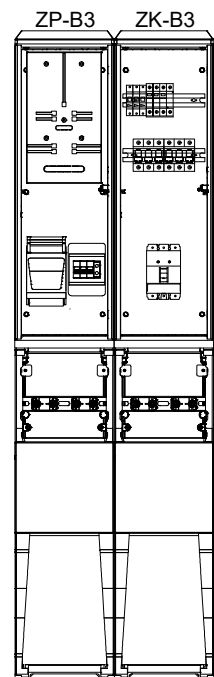

Złącze kablowe ZK-3 1499

ENERGOSYSTEM RYBNIK		44-200 Rybnik, ul. Jankowicka 23/25 tel. 32/ 755-94-72, fax. 32/ 423-86-60 www.energosystemrybnik.pl, biuro@energosystemrybnik.pl		
TYTUŁ RYSUNKU:		Schemat ideowy zasilania.		
TYTUŁ OPRACOWANIA:		PBW wewnętrznej instalacji elektrycznej.		
NAZWA I ADRES OBIEKTU:		Gminny Ośrodek Zdrowia, ul. Wyzwolenia 2, 43-267 Suszec		
INWESTOR:		Gmina Suszec, ul. Lipowa 1, 43-267 Suszec		
FUNKCJA	IMIĘ I NAZWISKO	NR UPR.	PODPIS	DATA: 08.2019
PROJEKTOWAŁ	mgr inż. Błażej Miguła	SLK/2264/ POOE/08		SKALA: 1:20
				NR RYS.: E-04