


**UWAGA!**

KUREK GŁÓWNY ZNAJDUJE SIĘ NA ZEWNĄTRZ BUDYNKU W GRANICY DZIAŁKI

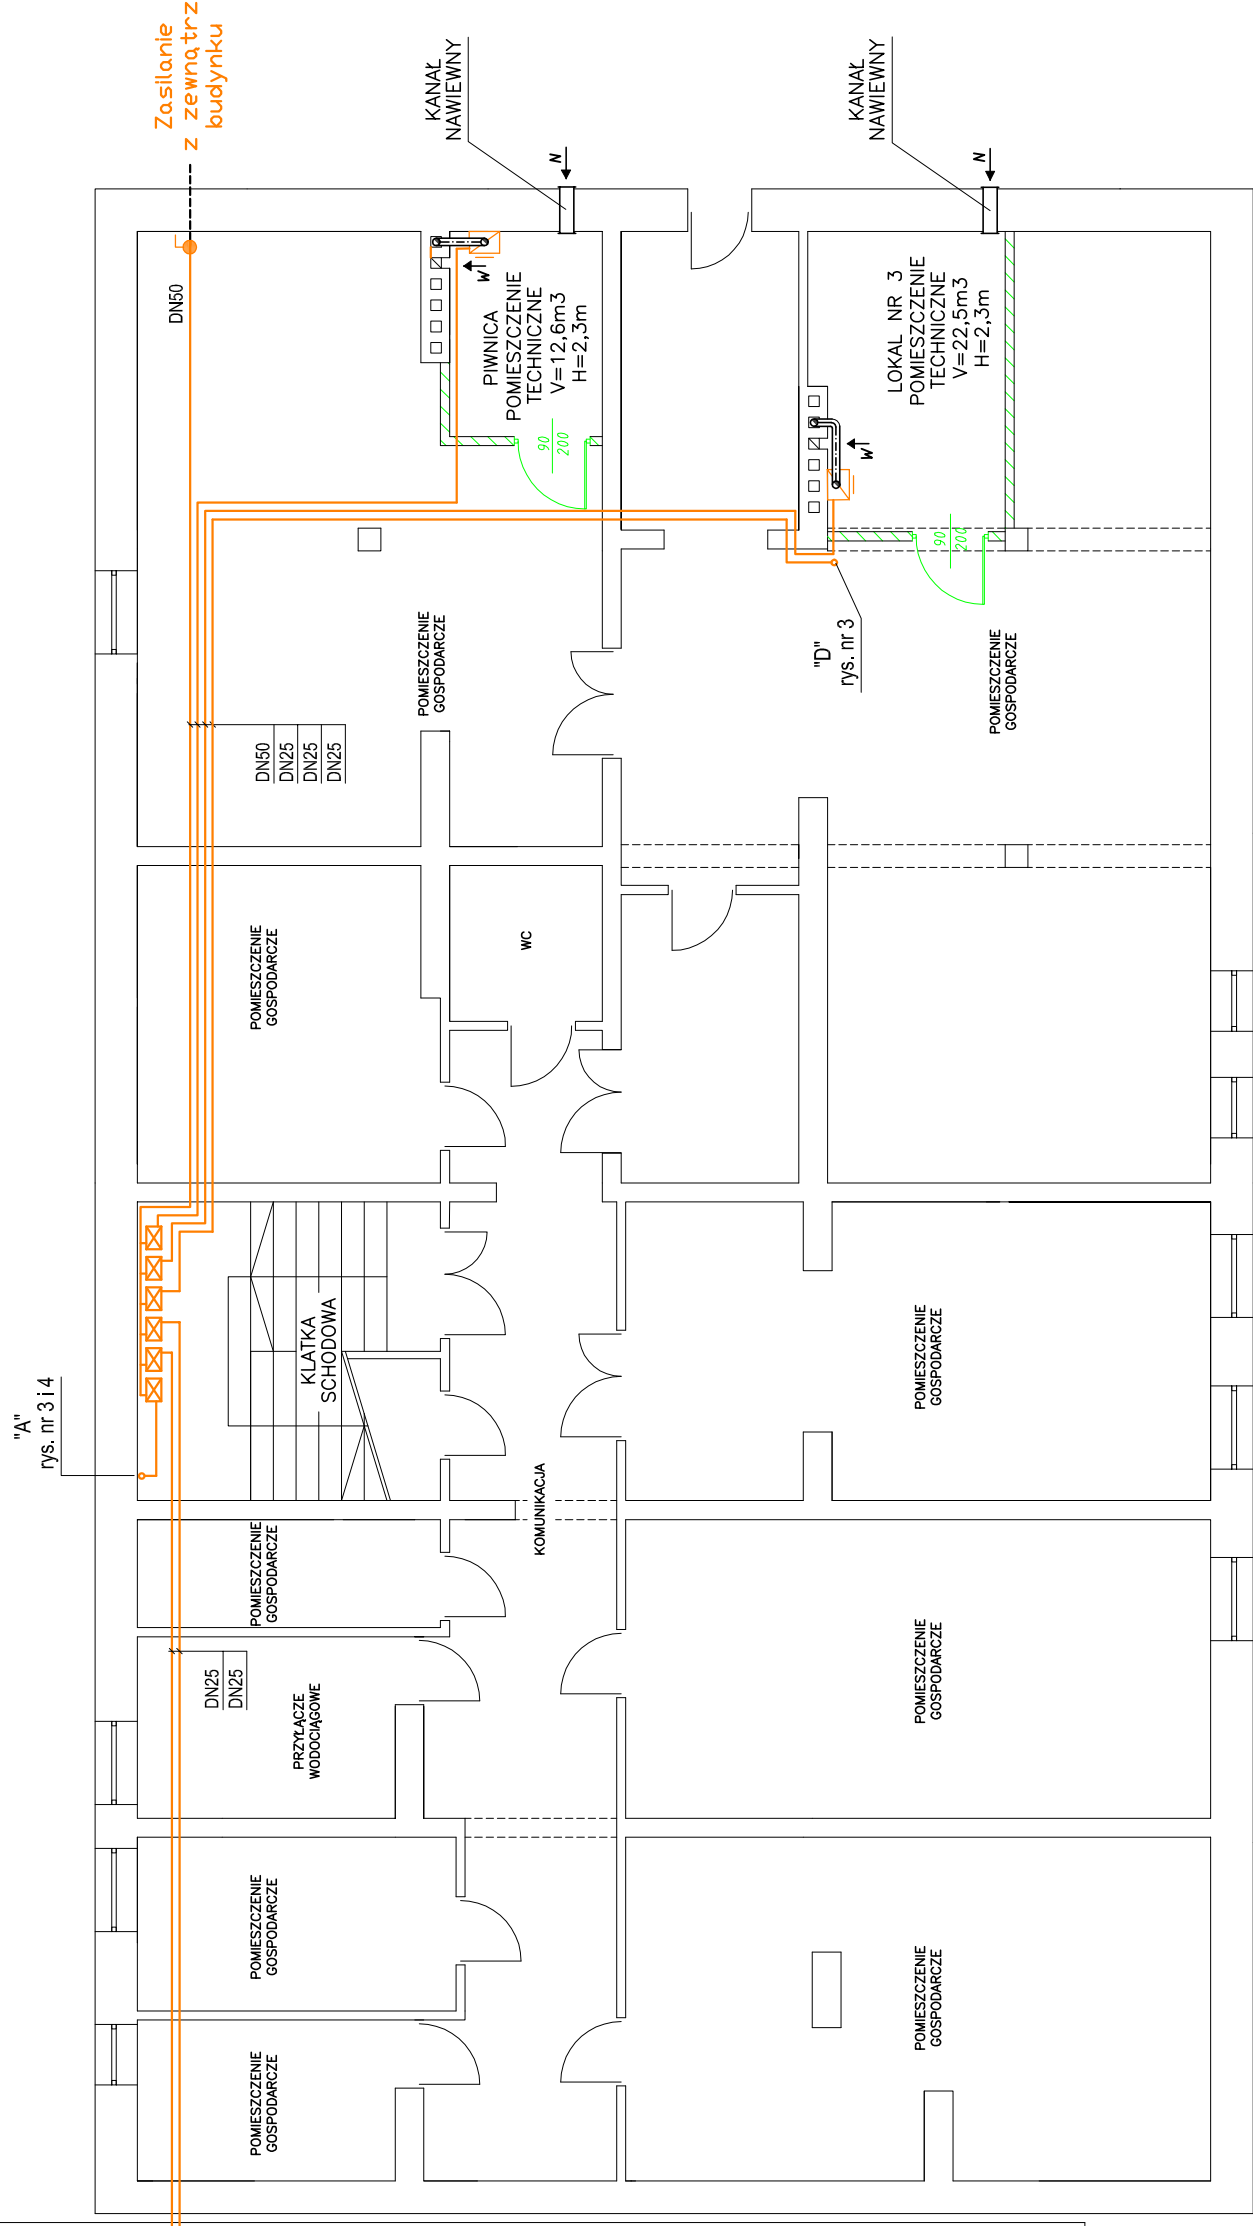

44-200 Rybnik, ul. Jankowicka 23/25  
 tel. 32/ 755-94-72, Fax. 32/ 423-86-60  
 www.energosystemrybnik.pl, biuro@energosystemrybnik.pl

TYTUŁ RYSUNKU: **Rzut piwnicy**

TYTUŁ OPRACOWANIA: **PBW Instalacji gazowej**

NAZWA I ADRES OBIEKTU: **Gminny Ośrodek Zdrowia, ul. Wyzwolenia 2, 43-267 Suszec**

INWESTOR: **Gmina Suszec, ul. Lipowa 1, 43-267 Suszec**

| FUNKCJA     | IMIĘ I NAZWISKO            | NR UPR.     | PODPIS | DATA         |
|-------------|----------------------------|-------------|--------|--------------|
| PROJEKTOWAŁ | mgr inż. Witold Opaliński  | 1340/03/UJC |        | 08.2019      |
| OPRACOWAŁ   | mgr inż. Marcin Tatarczyk  |             |        | SKALA: 1:100 |
| SPRAWDZIŁ   | mgr inż. Sławomir Kwiatkoń | 1533/94     |        | NR RYS.: 2   |